





TÉRREO PPCI E DRENAGEM
ESCALA 1 : 100

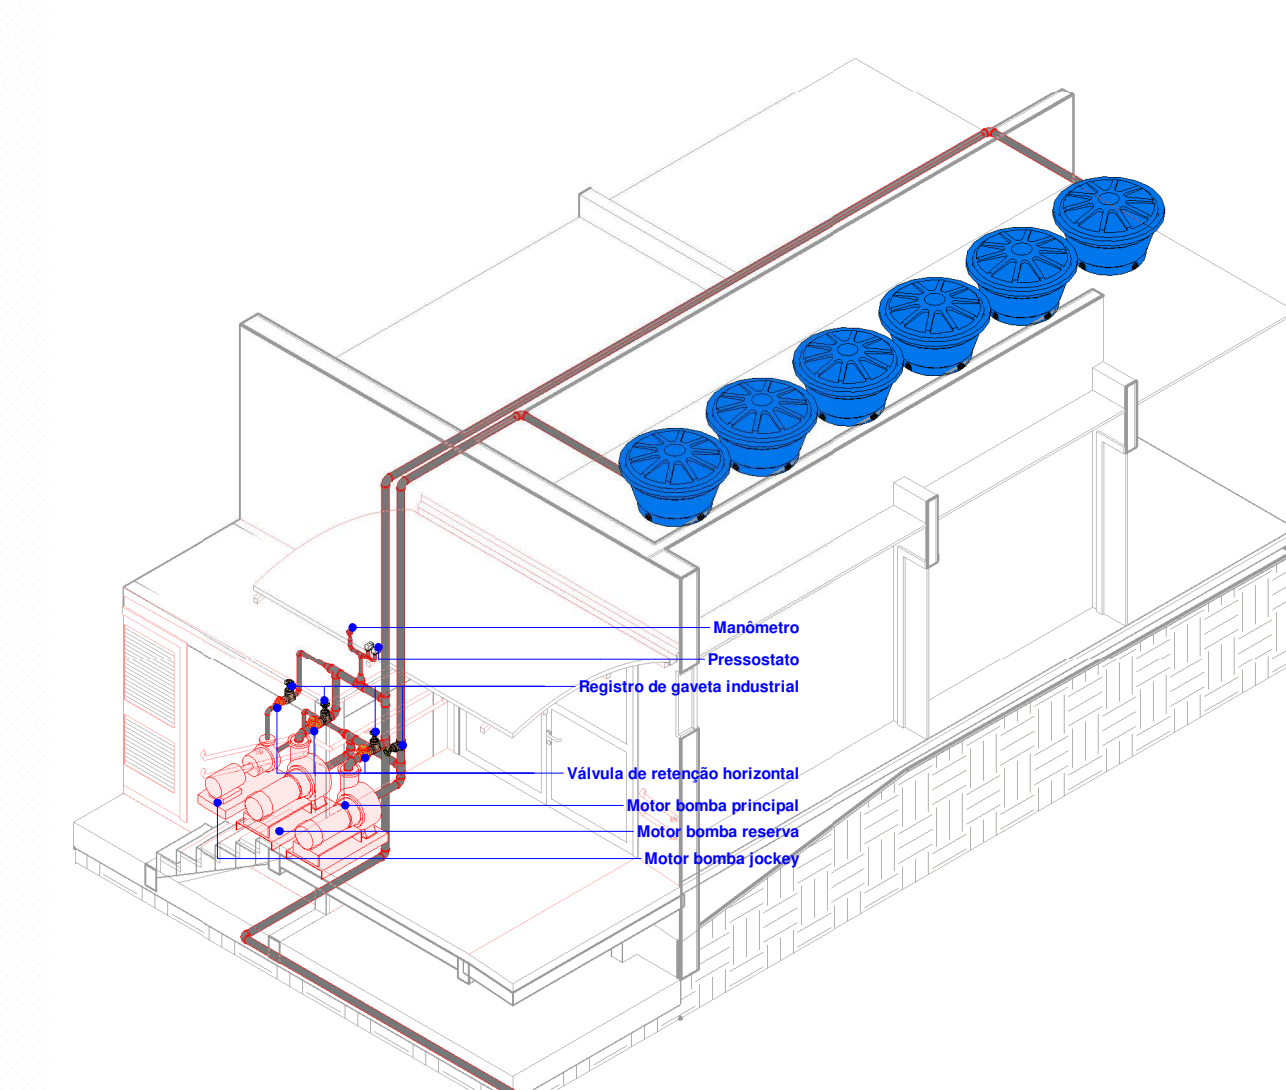

DETALHE BOMBAS
ESCALA

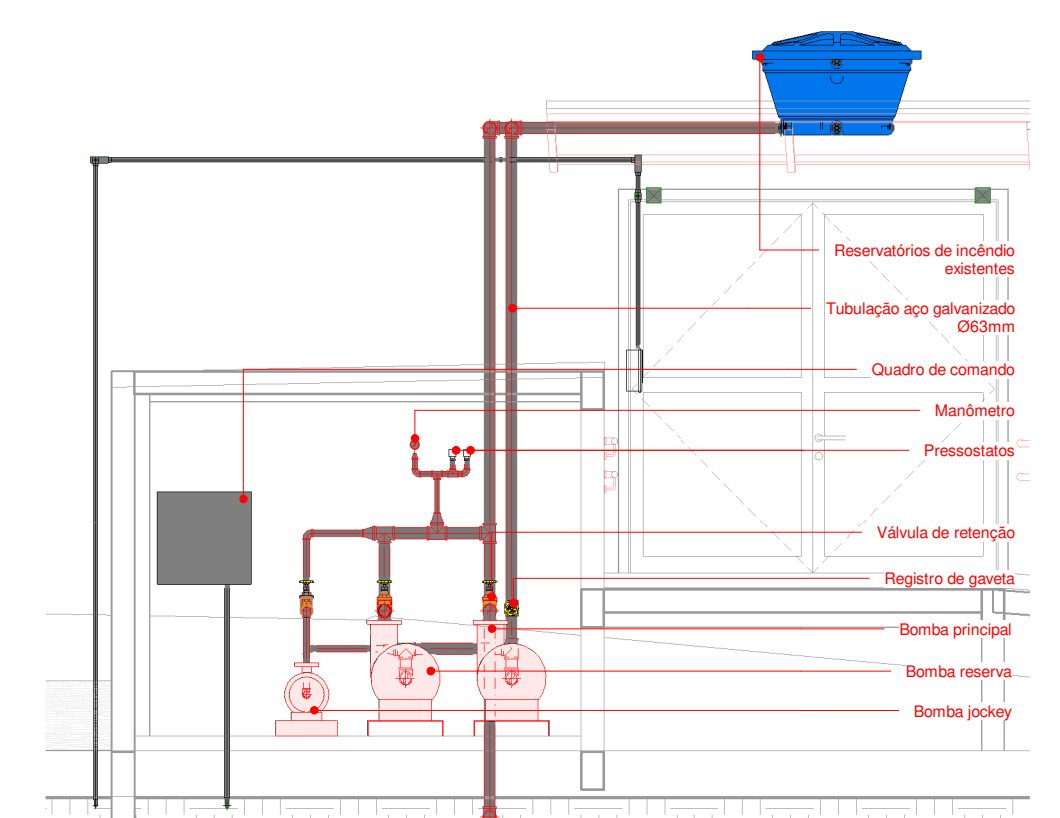

VISTA FRONTAL CASA DE BOMBAS
ESCALA 1 : 50

.Tabela de tubos			
Tipo de sistema	Descrição	Tamanho	Comprimento
HID-Sanitário	Tubo - Drenagem	300.00 mmø	34.45 m
PPCI - Proteção a água	Aço Galvanizado - DIN 2440	25.40 mmø	0.52 m
PPCI - Proteção a água	Aço Galvanizado - DIN 2440	31.75 mmø	2.51 m
PPCI - Proteção a água	Aço Galvanizado - DIN 2440	63.50 mmø	118.98 m

.Tabela de conexão de tubo			
Tipo de sistema	Descrição	Tamanho	Quantidade
PPCI	Cotovelo / joelho - Aço galvanizado	25.40 mmø-25.40 mmø	2
PPCI	Cotovelo / joelho - Aço galvanizado	31.75 mmø-31.75 mmø	5
PPCI	Cotovelo / joelho - Aço galvanizado	63.50 mmø-63.50 mmø	19
PPCI	Luva de redução - Aço galvanizado	63.50 mmø-25.40 mmø	1
PPCI	Luva de redução - Aço galvanizado	63.50 mmø-31.75 mmø	2
PPCI	Luva de redução - Aço galvanizado	63.50 mmø-63.50 mmø	1
PPCI	Tê - Aço galvanizado	25.40 mmø-25.40 mmø-25.40 mmø	2
PPCI	Tê - Aço galvanizado	63.50 mmø-63.50 mmø-63.50 mmø	8

.Tabela de peça hidrossanitária e PPCI		
Tipo de sistema	Descrição	Contagem
PPCI	Pressostato	1
PPCI	Pressostato	1
ESGOTO	Cx Passagem 60x60 - com grelha	1
ESGOTO	Cx Passagem 60x60 - tampa cega	1

.Tabela de acessório de tubo	
Descrição	Contagem
Manômetro de pressão	1
Registro de gaveta Industrial saneamento 2 1/2" - DocolBásicos	5
Válvula de retenção horizontal 1 1/2" - DocolBásicos	1
Válvula de retenção horizontal 2 1/2" - DocolBásicos	2

.Tabela equipamento mecânico	
Descrição	Contagem
Bomba jockey	1
Bomba para PPCI	2
Hidrante - mangotinho	2

2	Revisão 2	Jordana	08/03/2023
1	Emissão	Thais	09/05/2022
Rev.	Descrição	Responsável	Data

LOCAL: Rua Pedro Breda, Cotiporã, RS

OBRA: ADEQUAÇÕES ESCOLA CAMINHOS DO SABER

PROJETO: Thais De Marco Taffarel | Arquiteta e Urbanista | CAU A268143-9

COLABORAÇÃO: Jordana Bergamin Regla e Cristiano Fugali

PROPRIETÁRIO: Prefeitura Municipal de Cotiporã | CNPJ: 90.898.487/0001-64

ASSUNTO: Planta baixa e iso. - PPCI e Drenagem

ÁREA TOTAL:
APROVADO EM:
REVISÃO:
R2
DATA: 15/03/2023
ESCALA: Como indicado
DESENHO: Jordana
FRANCA:
HID-01