



Térreo - Fase 1
ESCALA 1 : 100

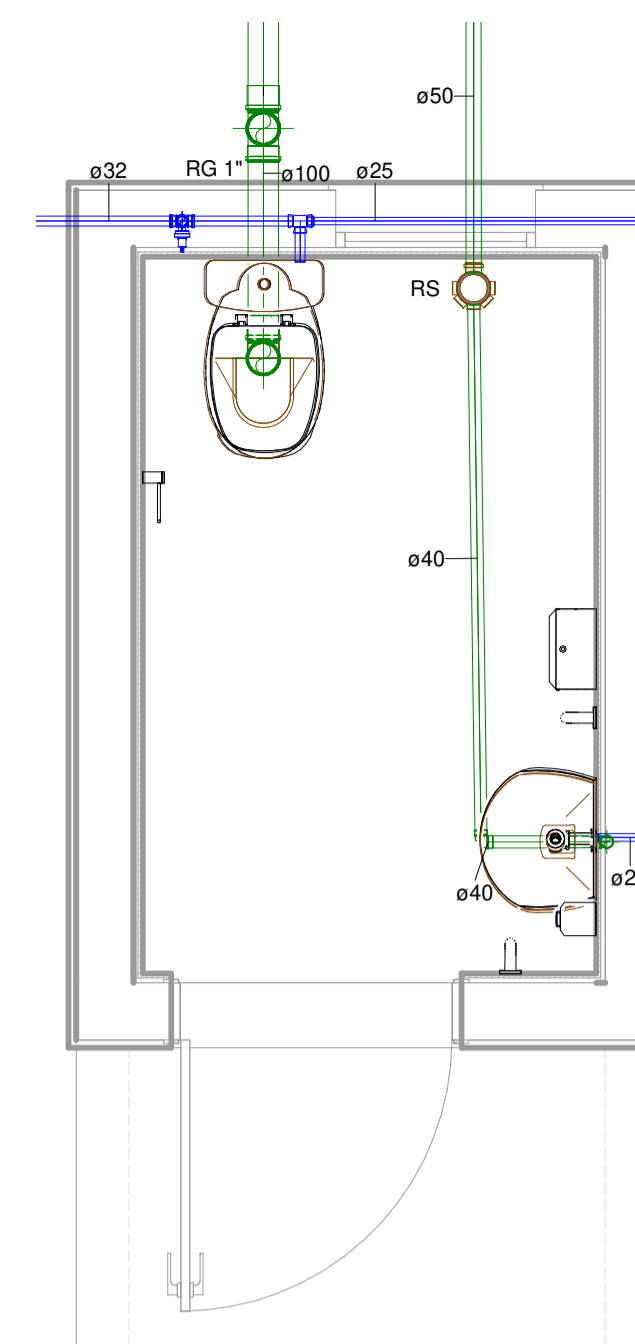

Térreo - Fase 1 - Banheiro PNE
ESCALA 1 : 25

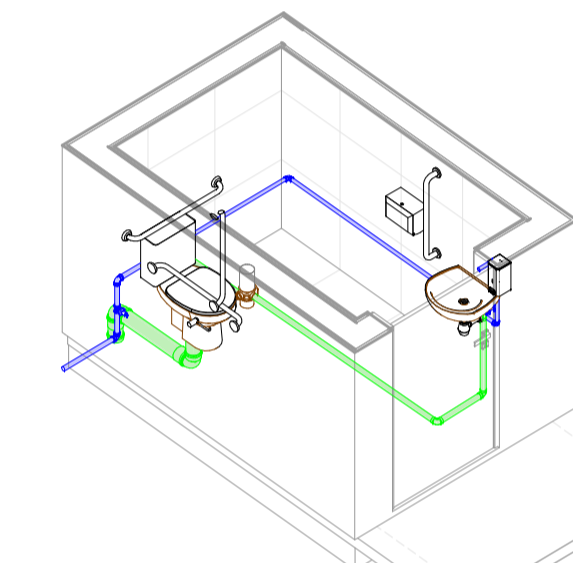

Isométrica - Banheiro PNE
ESCALA

LEGENDA

CIC	Caixa de inspeção cloacal
RS	Ralo sifonado
RG	Registro de gaveta
RP	Registro de pressão
TJ	Torneira de jardim
Esgoto cloacal	Esgoto cloacal
Água fria	Água fria
Drenagem	Drenagem
ALIMENTAÇÃO	
Vaso h= 30 cm	Vaso h= 30 cm
Lavatório h= 90 cm	Lavatório h= 90 cm
Torneira de jardim h= 30 cm	Torneira de jardim h= 30 cm

Tabela de tubos

Descrição	Diâmetro	Comprimento
Tubo Esgoto	40.00 mm	2.79
Tubo Esgoto	50.00 mm	1.72
Tubo Esgoto	100.00 mm	11.50
Tubo Drenagem	75.00 mm	21.63
Tubo Água Fria	25.00 mm	3.81
Tubo Água Fria	32.00 mm	36.64

Tabela de conexão de tubo

Descrição	Tamanho	Contagem
Bucha de Redução PVC Marrom, Água Fria	32.00 mmø-25.00 mmø	1
Joelho 45°/90°, Tubulação de drenagem	75.00 mmø-75.00 mmø	4
Joelho 45°/90° Soldável, PVC Marrom, Água Fria	25.00 mmø-25.00 mmø	3
Joelho 45°/90° Soldável, PVC Marrom, Água Fria	32.00 mmø-32.00 mmø	7
Joelho 45°/90°, Esgoto Série Normal	40.00 mmø-40.00 mmø	3
Joelho 45°/90°, Esgoto Série Normal	50.00 mmø-50.00 mmø	3
Joelho 45°/90°, Esgoto Série Normal	100.00 mmø-100.00 mmø	6
Tê Soldável, PVC Marrom, Água Fria	25.00 mmø-25.00 mmø-25.00 mmø	1
Tê Soldável, PVC Marrom, Água Fria	32.00 mmø-32.00 mmø-32.00 mmø	1

Tabela de peça hidrossanitária

Descrição	Contagem
Bacia sanitária com caixa acoplada	1
Caixa de passagem 60 x 60	1
Filtro anaeróbio	1
Lavatório suspenso cor branca	1
Ralo Sifonado Esgoto	1
Sifão para lavatório 1"x1.12	1
Sumidouro	1
Tanque Séptico	1
Torneira para jardim 3/4"	1

Tabela de acessório de tubo

Descrição	Contagem
Hidrômetro do tipo cavalete	1
Registro de Gaveta - 1"	2

01	Emissão	Thais e Jordana	21/08/2023
Rev.	Descrição	Responsável	Data

OBRA: Centro de Eventos
LOCAL: Estrada para São José, Cotiporã/RS

PROJETO: Arquiteta e Urbanista Thais De Marco Taffarelli | CAU A268143-9

COLABORAÇÃO: Arquiteta e Urbanista Jordana Bergamin Regla | CAU A278624-9

PROPRIETÁRIO: Prefeitura Municipal de Cotiporã | CNPJ: 90.898.487/0001-64

ASSUNTO: Planta baixa e de ferro

ÁREA TOTAL: 583,7 m²
APROVADO EM: []
REVISÃO: **R01**
DATA: 21/08/2023
ESCALA: Como indicado
DESENHO: Thais e Jordana
PRANCHA: **HID-01**