


PLANTA BAIXA CONSTRUTIVA

- Observações:
- * A medição terá livre e fácil acesso;
 - * Solo "A" em toda extensão da obra;
 - * Classe de tensão 25 kV;

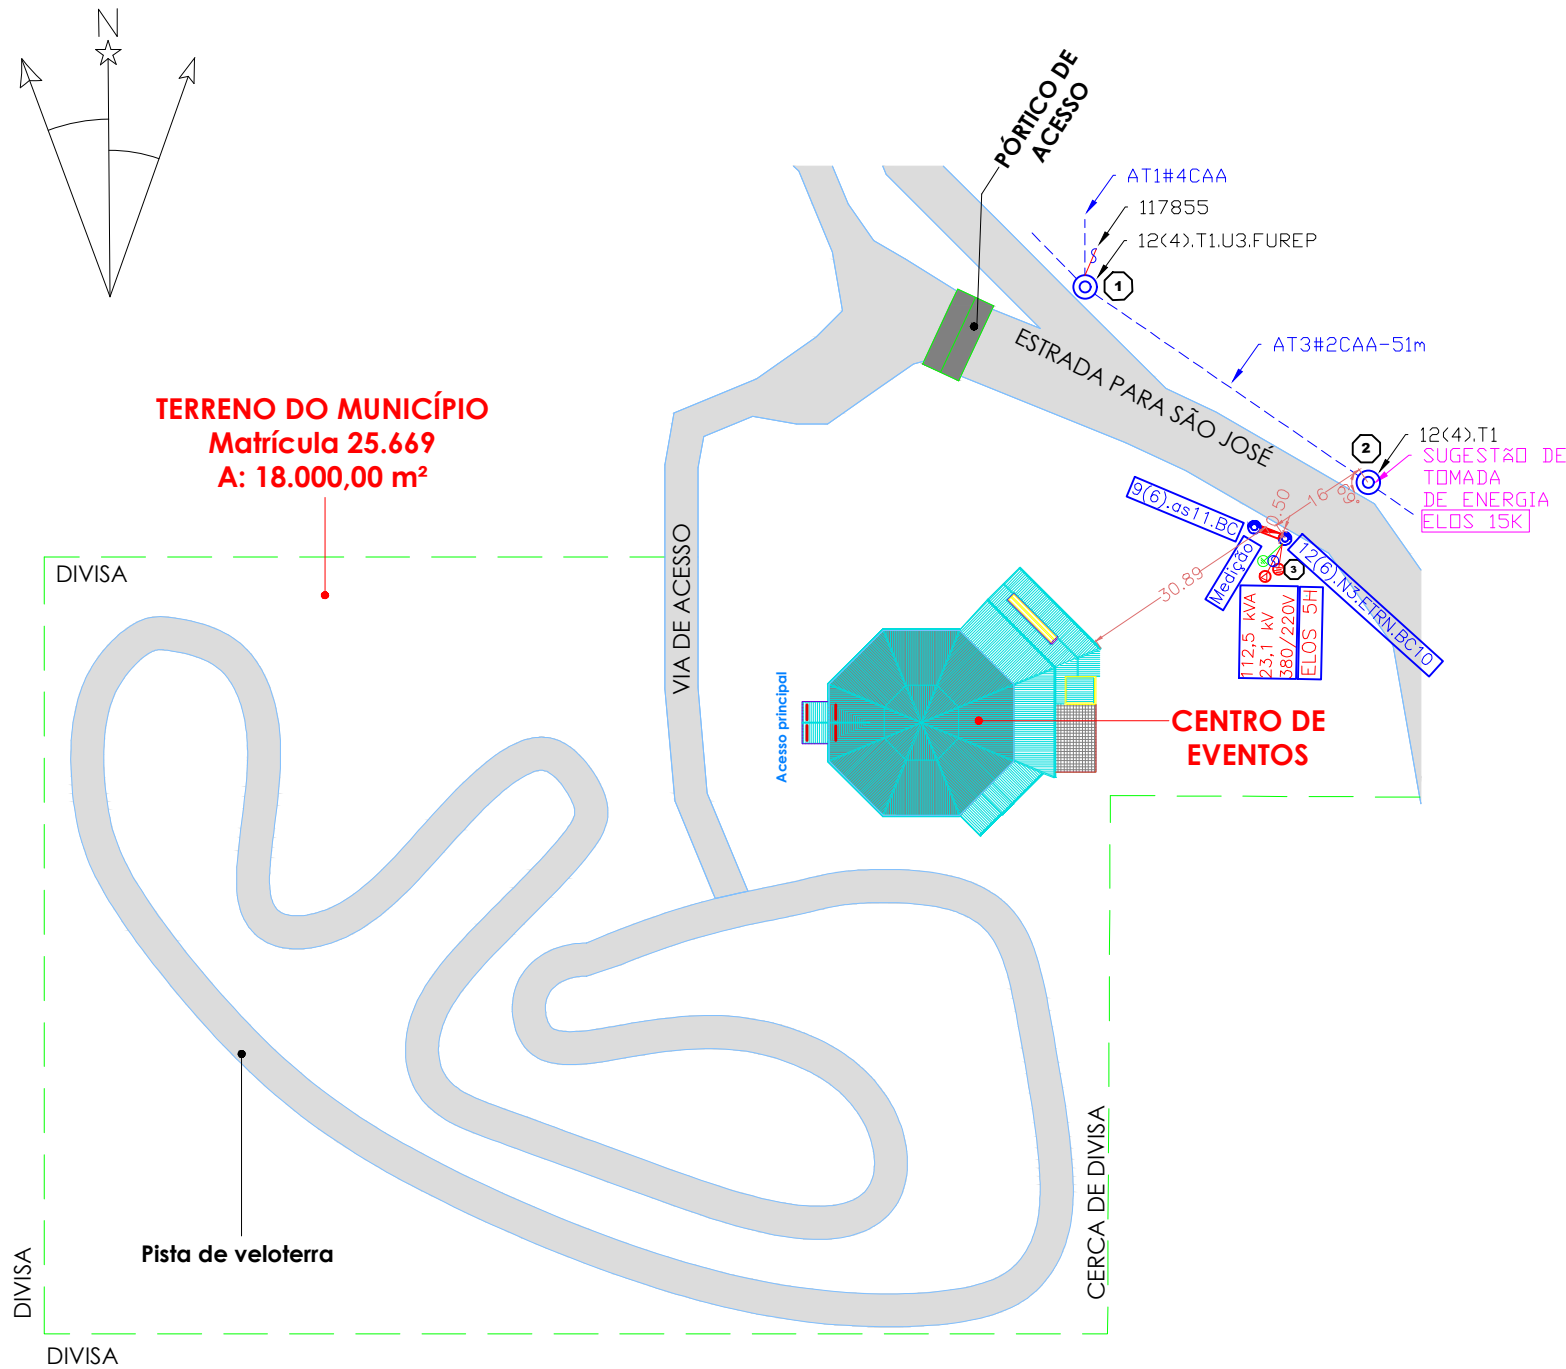

TERRENO DO MUNICÍPIO
Matrícula 25.669
A: 18.000,00 m²

POSTE	X	Y		
1	430733	6793471		
2	430783	6793440		
3	430765	6793436	-28.985290	-51.710722

Escala 1:1000

 NEORS ENERGIA LTDA				Rua Aratiba, nº 31, sala 504 - Centro Erechim/RS 54.99937-3886 www.neogrupocombr	
Projeto:					
PROJETO ELÉTRICO					
Obra:					
Subestação 112,5 kVA - 25 kV - 380/220V					
Localização:					
Estrada São José, nº 480 - Rural - Cotiporã/RS - CEP: 95335-000					
Resp. Projeto:			Proprietário:		
Robson Alexandre Machado Eletrotécnico CFT: 01900705010			Município de Cotiporã CNPJ: 90.898.487/0001-64		
Especificação:				Revisão:	
Planta de situação/localização				0	
Data:	Escala:	Tensão:	Prancha:		
27/01/2026	1:1000	25kV-380/220V	01		
Desenho:	Arquivo:				
Robson	ELE_NEO_SE_112,5_CE_P1				